




- 1 – OS NOVOS PADRÕES DE ENTRADA SERÁ DE CATEGORIA TRIFÁSICO C3 – 100A CONFORME PROJETO.
- 2 – A CONTRATADA DEVERÁ REFAZER A LIGAÇÃO DOS PADRÕES DE ENTRADA ANTIGOS AOS NOVOS PADRÕES DE ENTRADA.
- 3 – PREVER A INSTALAÇÃO DE REATOR E RELÉ FOTOELÉTRICO NOS REFLETORES.
- 4 – NOS PONTOS DE DERIVAÇÃO PARA ALIMENTAÇÃO DOS REFLETORES DEVEM SER UTILIZADOS CONECTORES DE DERIVAÇÃO ADEQUADOS À BITOLA DOS CONDUTORES
- 5 – OS CONDUTORES A SEREM UTILIZADOS PARA ILUMINAÇÃO (REDE AÉREA) DEVEM SER MULTIPOLAR PP CONFORME ESPECIFICAÇÕES NO DIAGRAMA UNIFILAR
- 6 – A CONTRATADA DEVE ATERRAR O QDC E LIGAR O BARRAMENTO DE TERRA NA NOVA ILUMINAÇÃO CONFORME DESENHO E DIAGRAMA – NÃO UTILIZAR O MESMO ATERRAMENTO DO PADRÃO DE ENTRADA, CONSTRUIR NOVO ATERRAMENTO PARA O QDC DA NOVA ILUMINAÇÃO CONFORME DESENHO

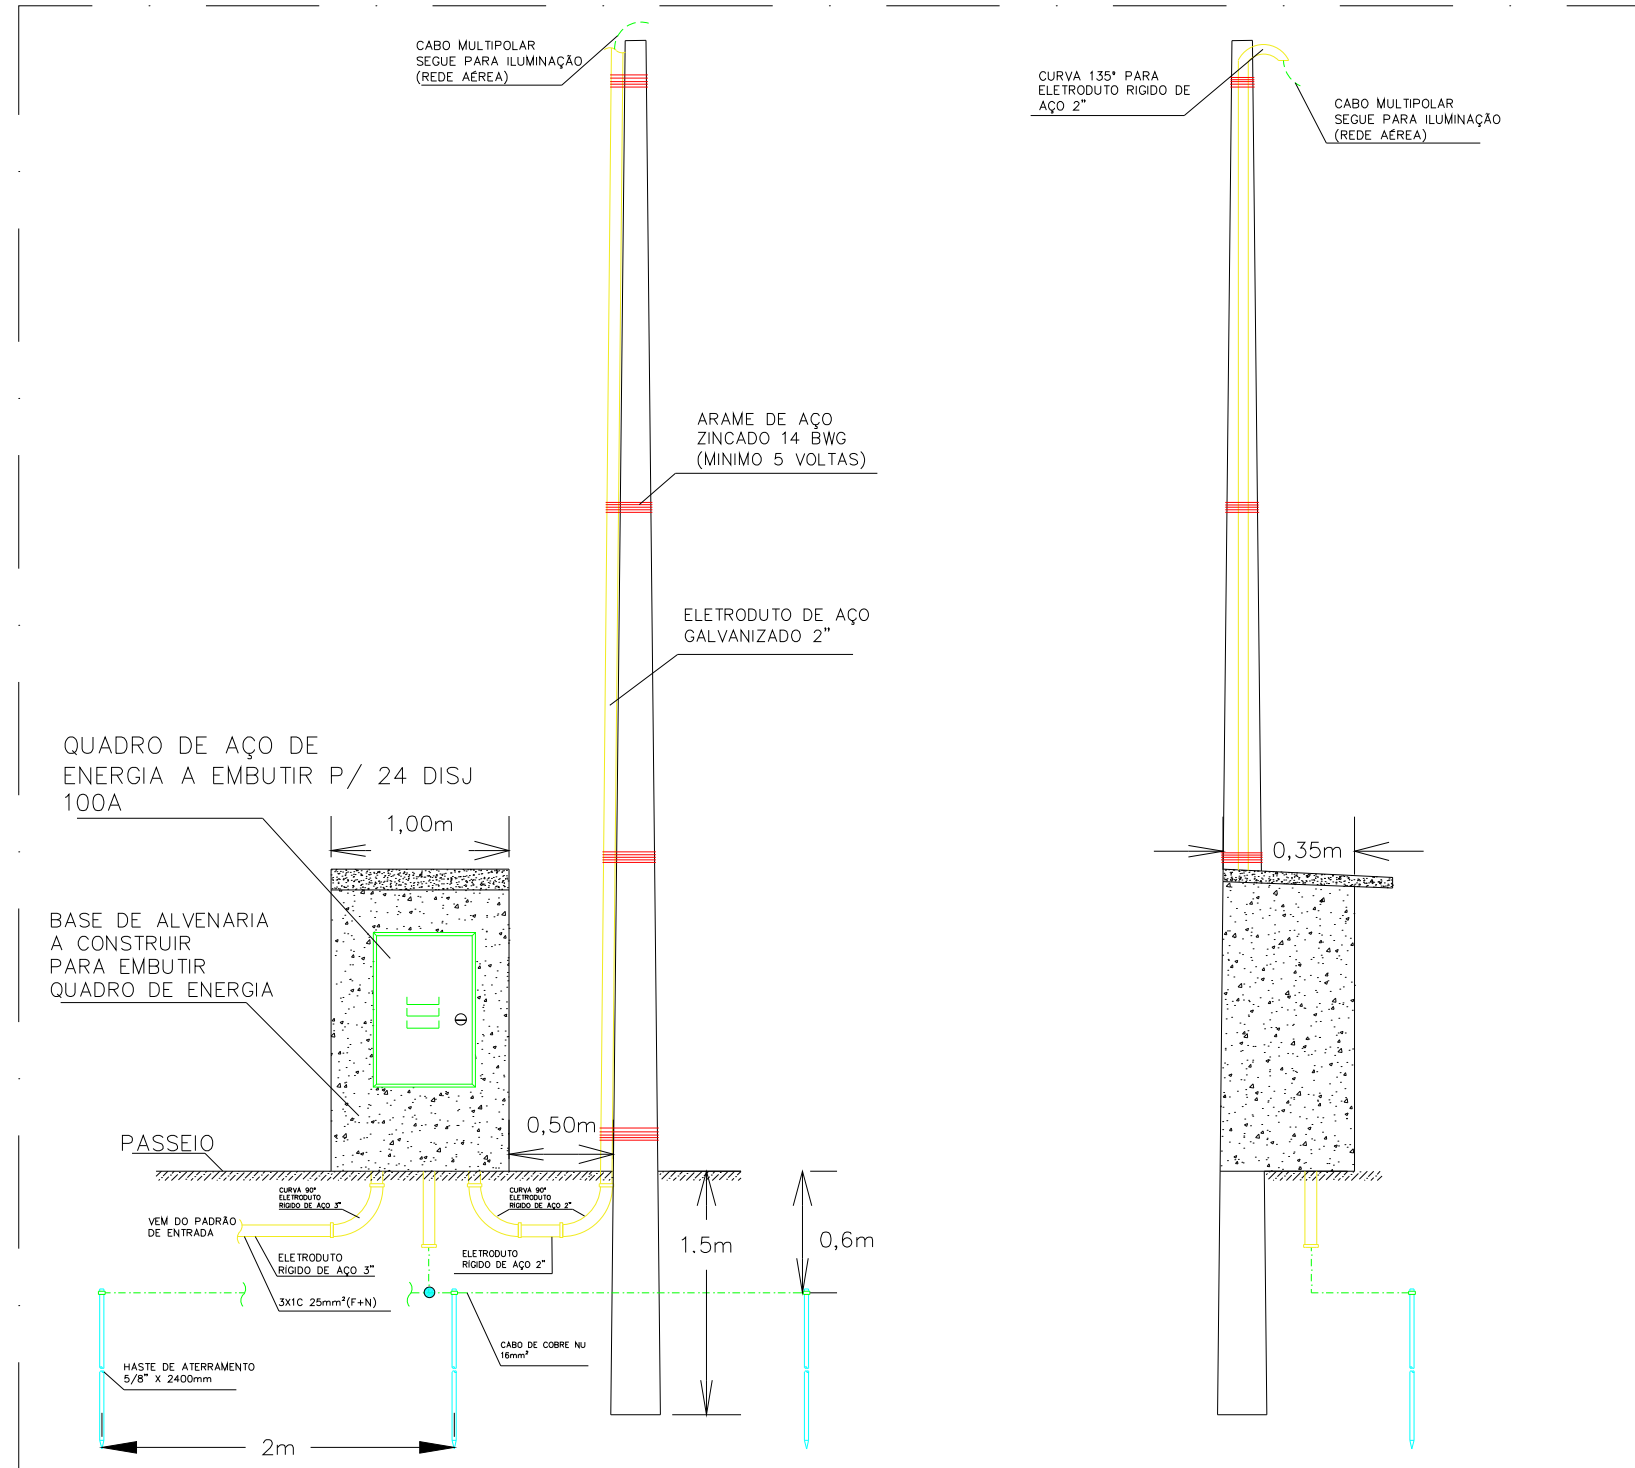

DETALHE 01 – LIGAÇÃO QUADRO DE ENERGIA PARA O POSTE DE REDE AÉREA S/ ESCALA

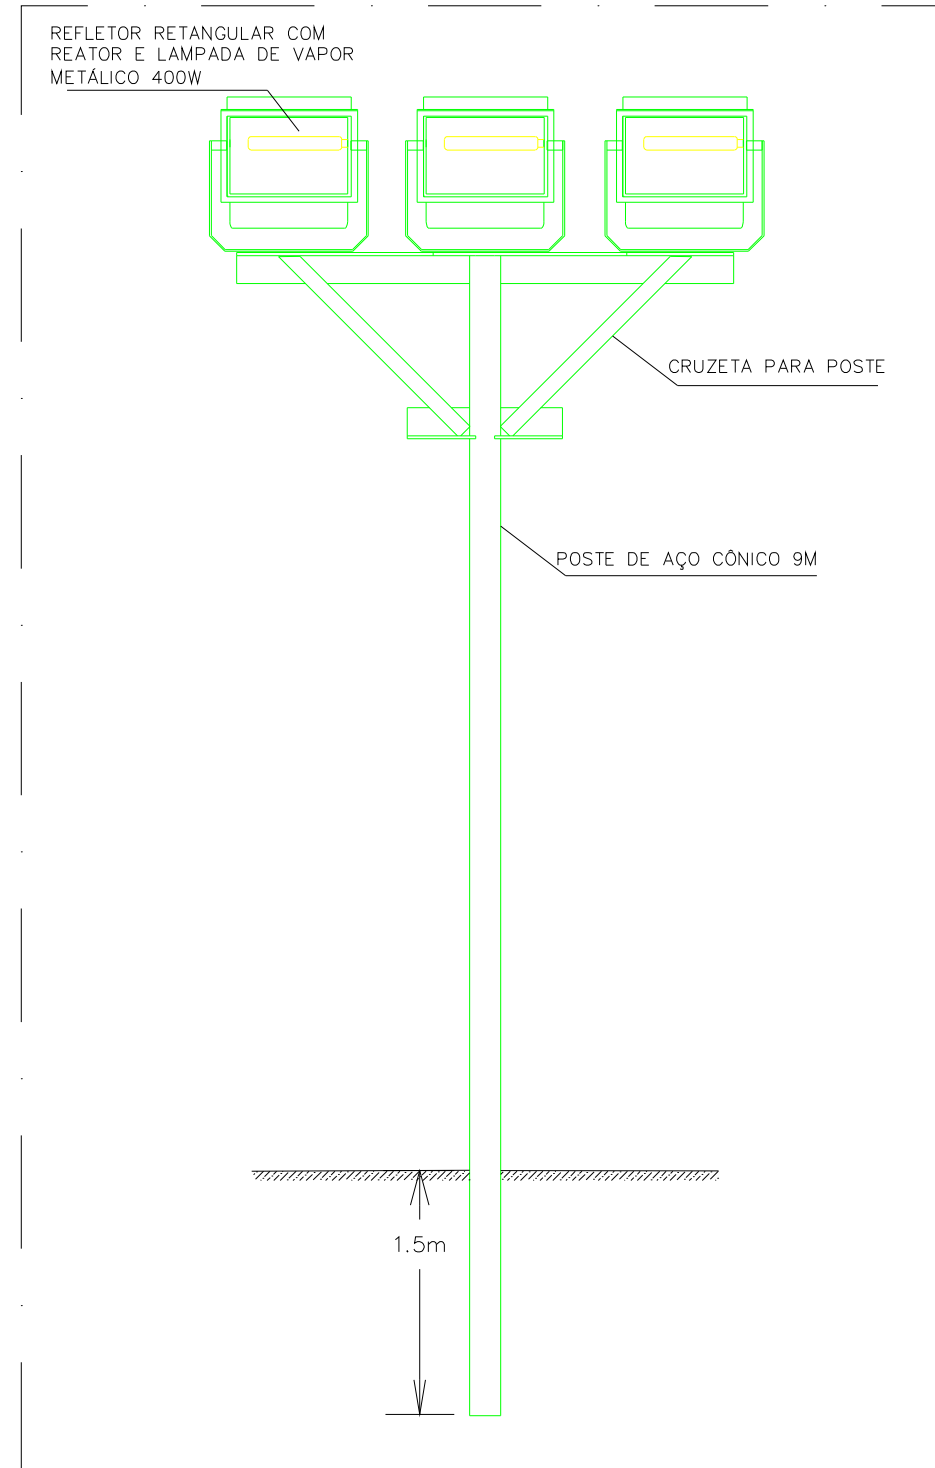

DETALHE 02 – INSTALAÇÃO DOS REFLETORES NO POSTE S/ ESCALA

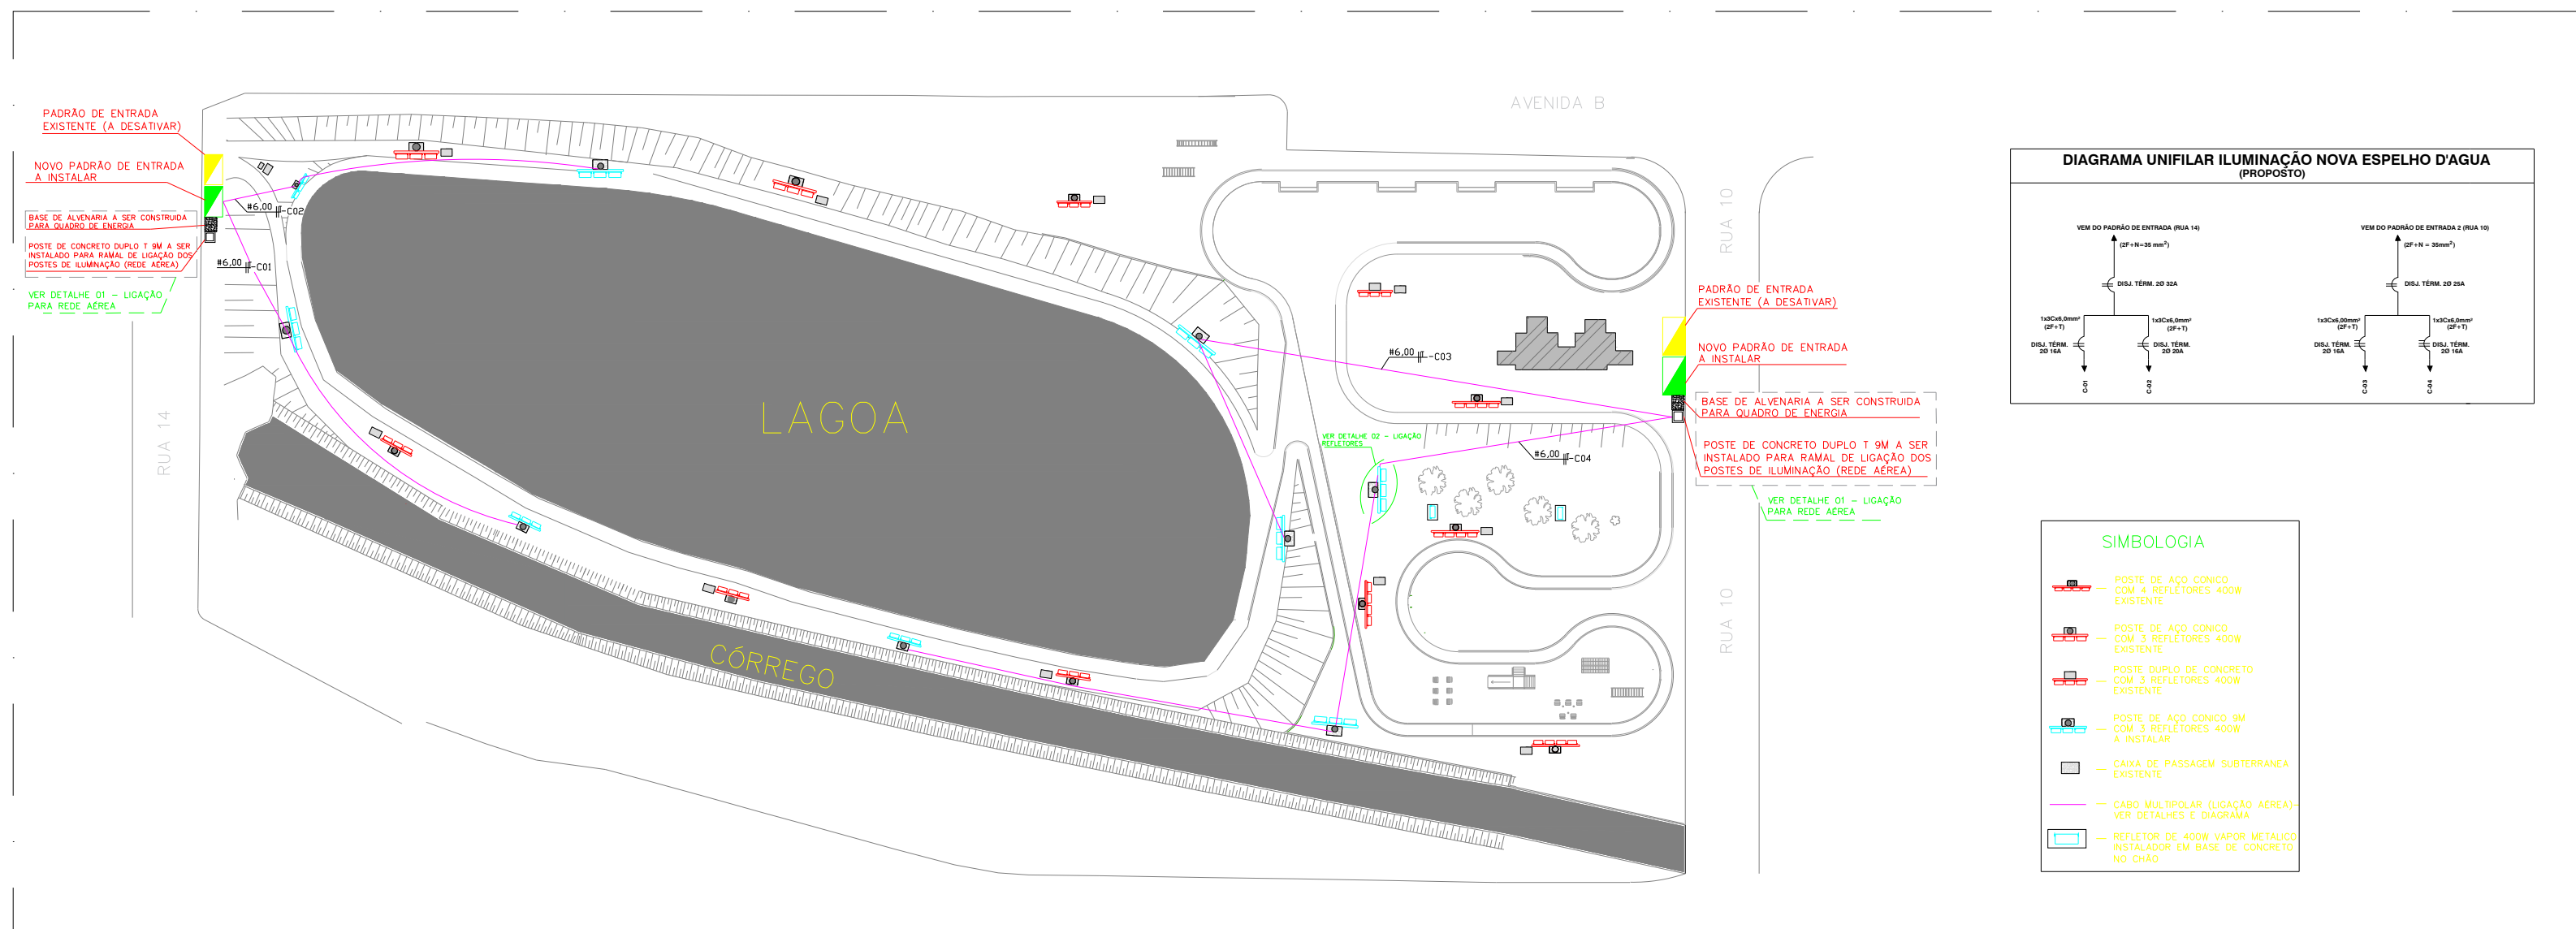

PLANTA BAIXA DE LIGAÇÃO DA REFORMA DA ILUMINAÇÃO E PADRÕES DE ENTRADA ESCALA 1:100

TÍTULO/CONTEÚDO		ESCALA:	
REFORMA DOS PADRÕES DE ENTRADA E ILUMINAÇÃO ESPELHO D'ÁGUA RUA 10 E RUA 14		1:100	
PROPRIETÁRIO			
		PREFEITURA MUNICIPAL DE ORLÂNDIA-SP	
ENDEREÇO			
PRAÇA CORONEL ORLANDO, N° 600 – CENTRO – ORLÂNDIA – SP CEP 14620-000			
ADMINISTRAÇÃO 2017-2020		CNPJ/CPF/IDENTIDADE	TELEFONE
45.351.749/0001-11		(16) 3820-8000	
NÚMERO E DATA DA ART DE PROJETO			
RT (ENGENHEIRO ELETRICISTA)		CREA/ESTADO	FOLHA
NOME: EUGENO PERON		5070530098/SP	02/02
		DATA	